

Starostwo Powiatowe w Łomży
Powiatowy Ośrodek Dokumentacji
Geodezyjnej i Kartograficznej

Wyeksponowane na niniejszej mapie sieci uzbrojenia terenu zostały zaewidencjonowane, a dokumenty powstałe w wyniku inwentaryzacji przyjęto do państwowego zasobu geodezyjnego i kartograficznego


w dniu 30.09.2002 z ewidencjonowano pod nr 1943-13/2001

Sieć uzbrojenia terenu zrealizowana została zgodnie z lokalizacją uzgodnioną w opinii Zespołu Uzgodnienia Dokumentacji Projektowej Nr 1540 z dnia 15.09.2001

Łomża
.....
miejscowość i data

B. Długolecki
.....
imię i nazwisko, podpis, stanowisko
służbowe osoby upoważnionej

mgr inż. Bogdan Długolecki
GŁÓWNY SPECJALISTA
Wydz. G.R.K. i G.N.

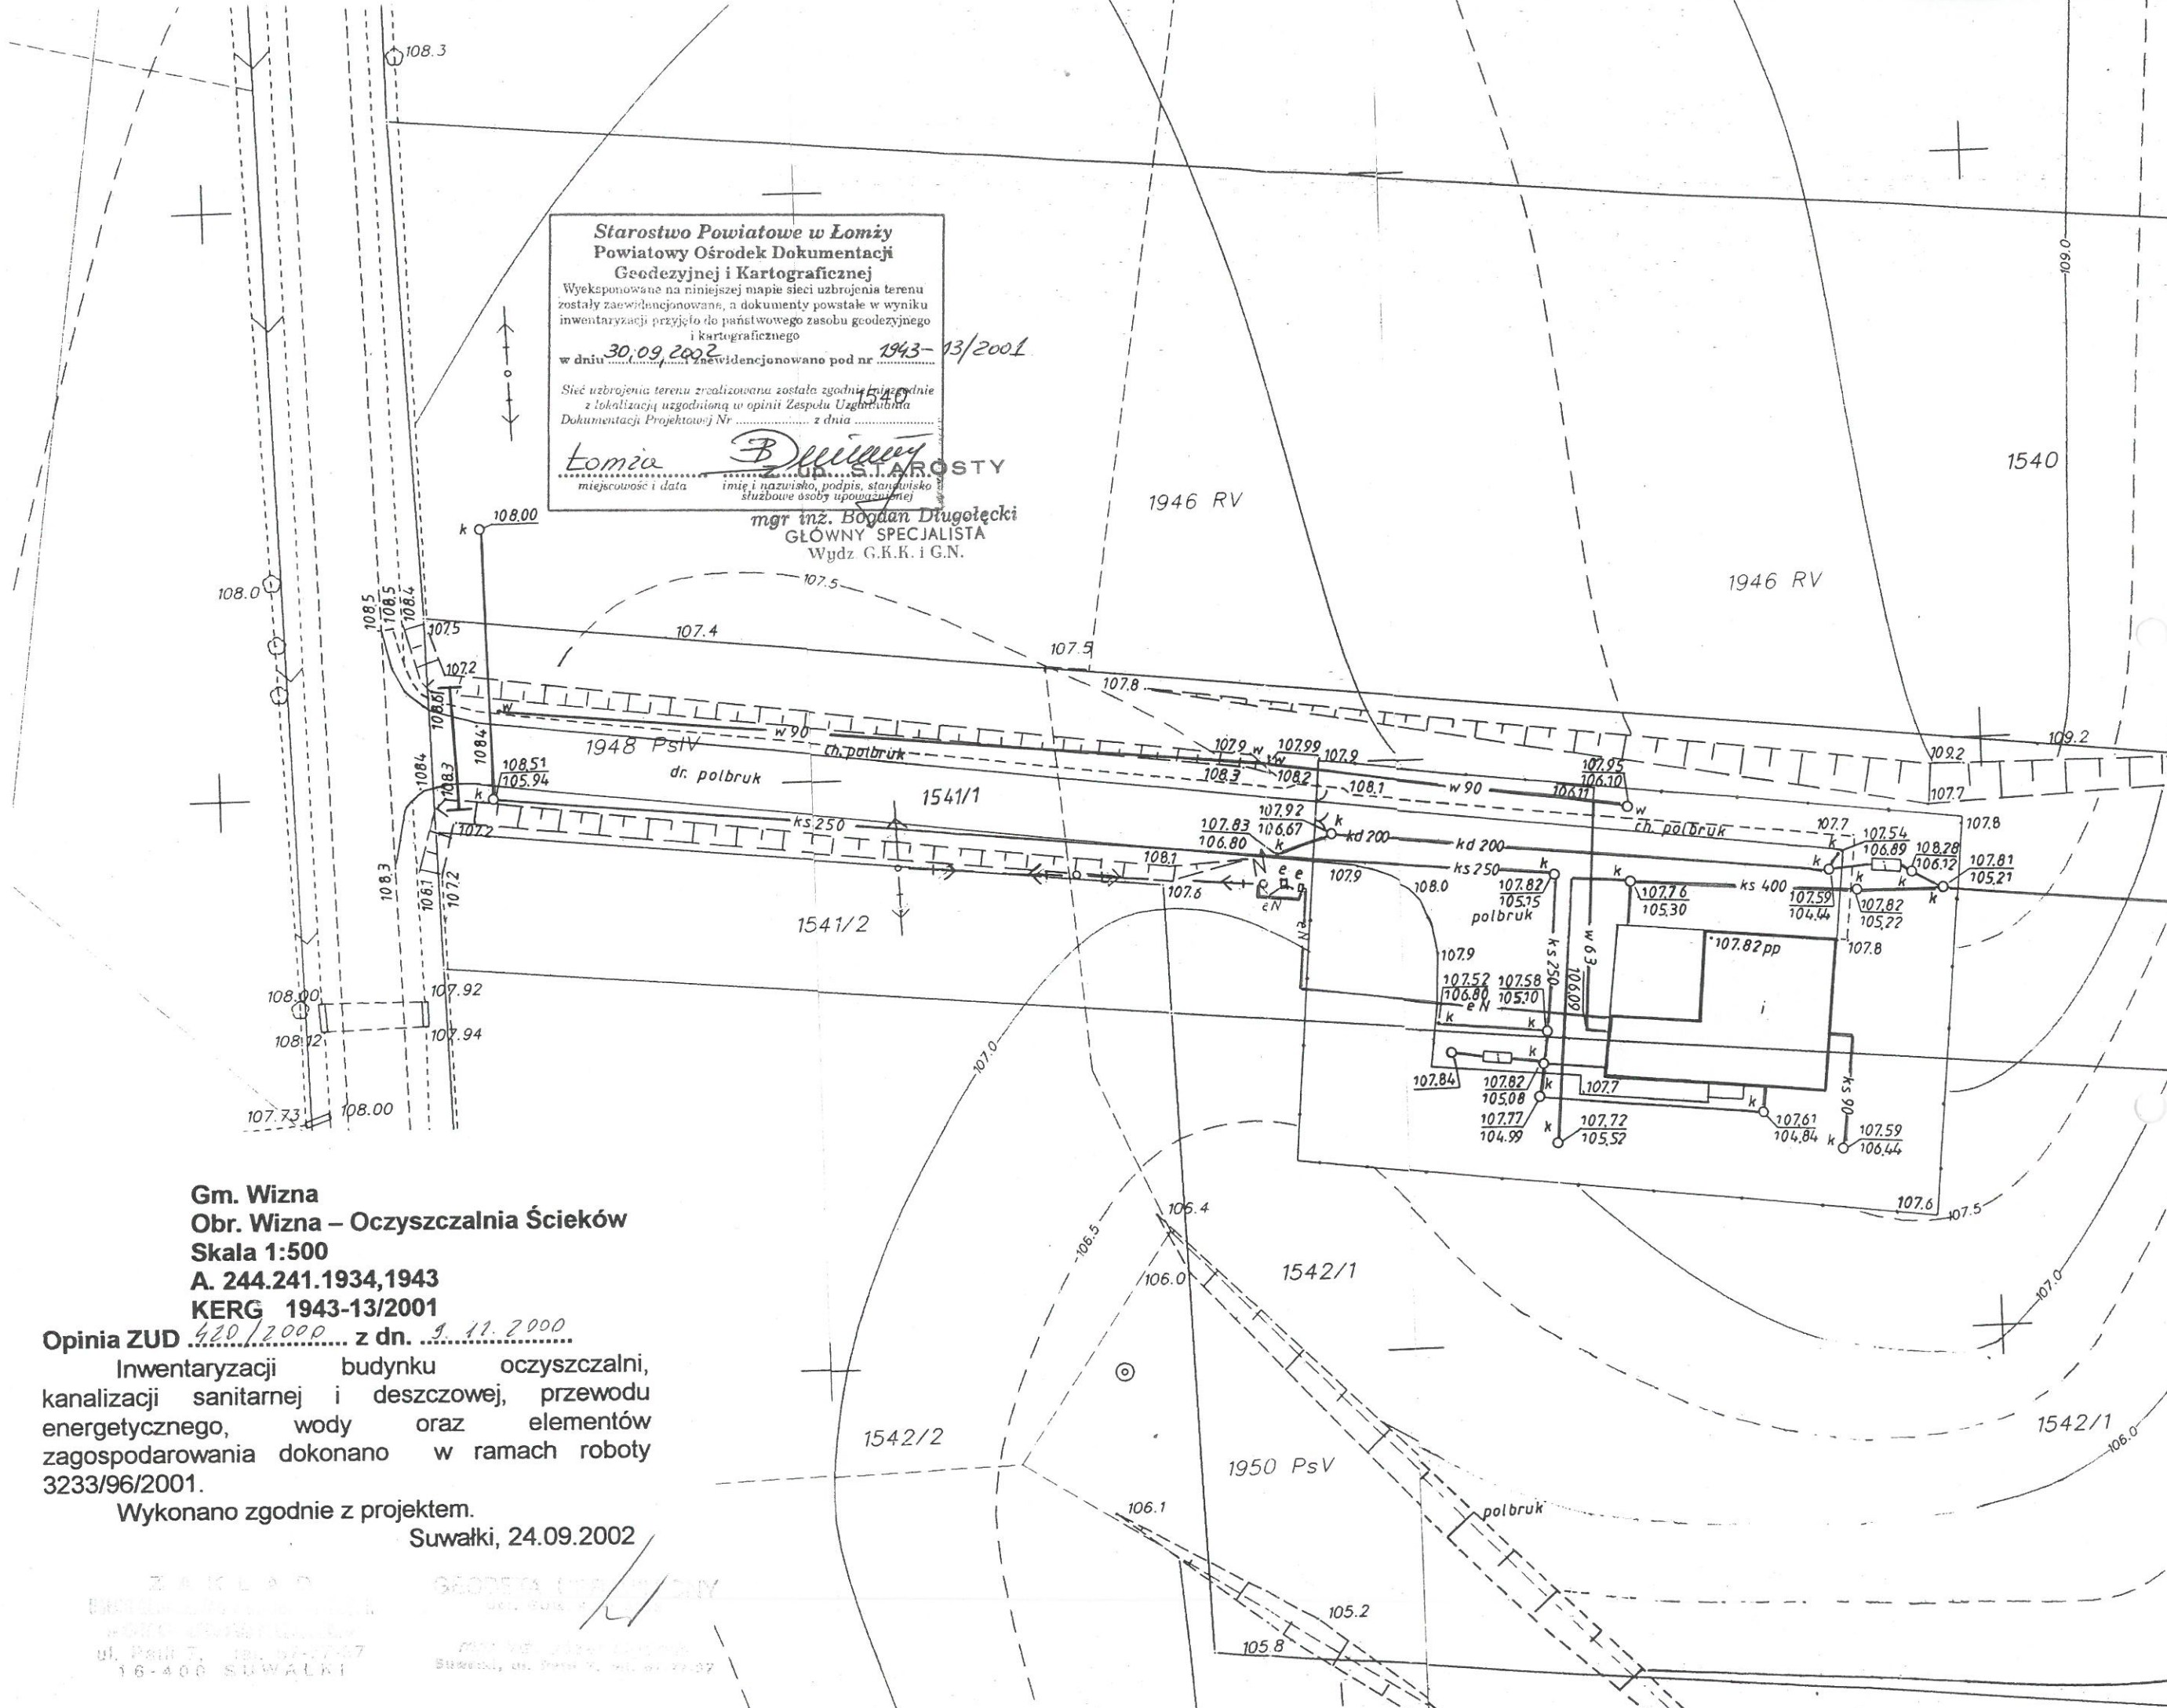

Gm. Wizna
Obr. Wizna – Oczyszczalnia Ścieków
Skala 1:500
A. 244.241.1934,1943
KERG 1943-13/2001

Opinia ZUD 420/2000 z dn. 9.11.2000

Inwentaryzacji budynku oczyszczalni, kanalizacji sanitarnej i deszczowej, przewodu energetycznego, wody oraz elementów zagospodarowania dokonano w ramach roboty 3233/96/2001.

Wykonano zgodnie z projektem.

Suwałki, 24.09.2002

ZAKŁAD
PROJEKTOWANIA I
WYKONANIA ROBÓT
ul. Piłsudskiego 7, tel. 22-77-47
16-400 SUWAŁKI

GEODEZA I KARTOGRAFIA
ul. Piłsudskiego 7, tel. 22-77-47
16-400 SUWAŁKI

mgr inż. Bogdan Długolecki
GŁÓWNY SPECJALISTA
Wydz. G.K.K. i G.N.

